


2x RURKA RL 18 Z PRZEWDAMI
TELEFONICZNYMI DWÓCH OPERATORÓW DO SD-1


2x RURKA RL 18 Z PRZEWDAMI
TELEFONICZNYMI DWÓCH OPERATORÓW DO SD-2

K — GNIAZDO KOMPUTEROWE RJ45
T — GNIAZDO TELEFONICZNE RJ45

— PRZEWÓD UTP 4x2x0.5mm² KOMPUTEROWY
— RURKA RL18 Z PRZEWDAMI TELEFONICZNYMI DWÓCH OPERATORÓW

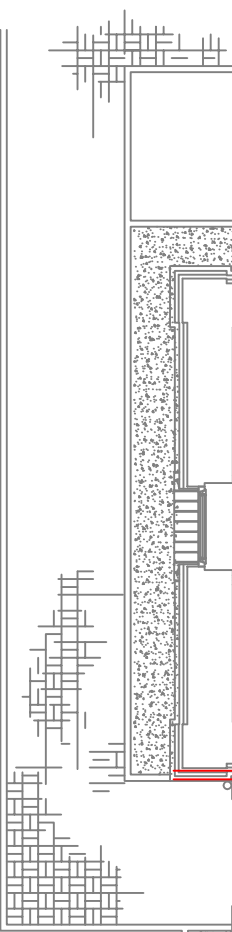

2x RURKA RL 18 Z PRZEWDAMI
TELEFONICZNYMI DWÓCH OPERATORÓW

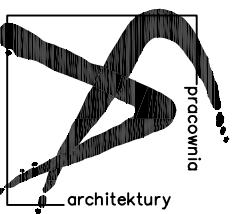

studio 4A

STUDIO 4A PRACOWNIA ARCHITEKTURY UL. MICKIEWICZA 9 59-800 LUBAN

PROJEKTOWAŁ
MGR INŻ. ANDRZEJ ZAWADZKI
nr upraw.: 17/97

SPRAWDZIŁ
MGR INŻ. JÓZEF RYGIEL
nr upraw.: 1639/87

INWESTOR
GMINA GRĘBOCICE
UL. GŁOGOWSKA 3
59-150 GRĘBOCICE

TEMAT RYSUNKU
RZUT PARTERU - INST. TEL. I KOMPUTEROWA
STADIUM OPRACOWANIA
PROJEKT BUDOWLANY

SKALA
1:100

ADRES INWESTYCJI
DZ. NR 218/4 OBR. GRĘBOCICE, UL. KOŚCIELNA 34

DATA
01.2009

NAZWA INWESTYCJI
PRZEBUDOWA ZE ZMIANĄ SPOSOBU UŻYTK. BUDYNKU BYŁEGO
PRZEDSZKOLA PRZY UL. KOŚCIELNEJ 34 W GRĘBOCICACH

NIP: 613-121-74-30 REGON 020264580 TEL.: (075) 9451772 FAX: (075) 9451776 KGM.: 512334286 WWW.STUDIO4A.PL